


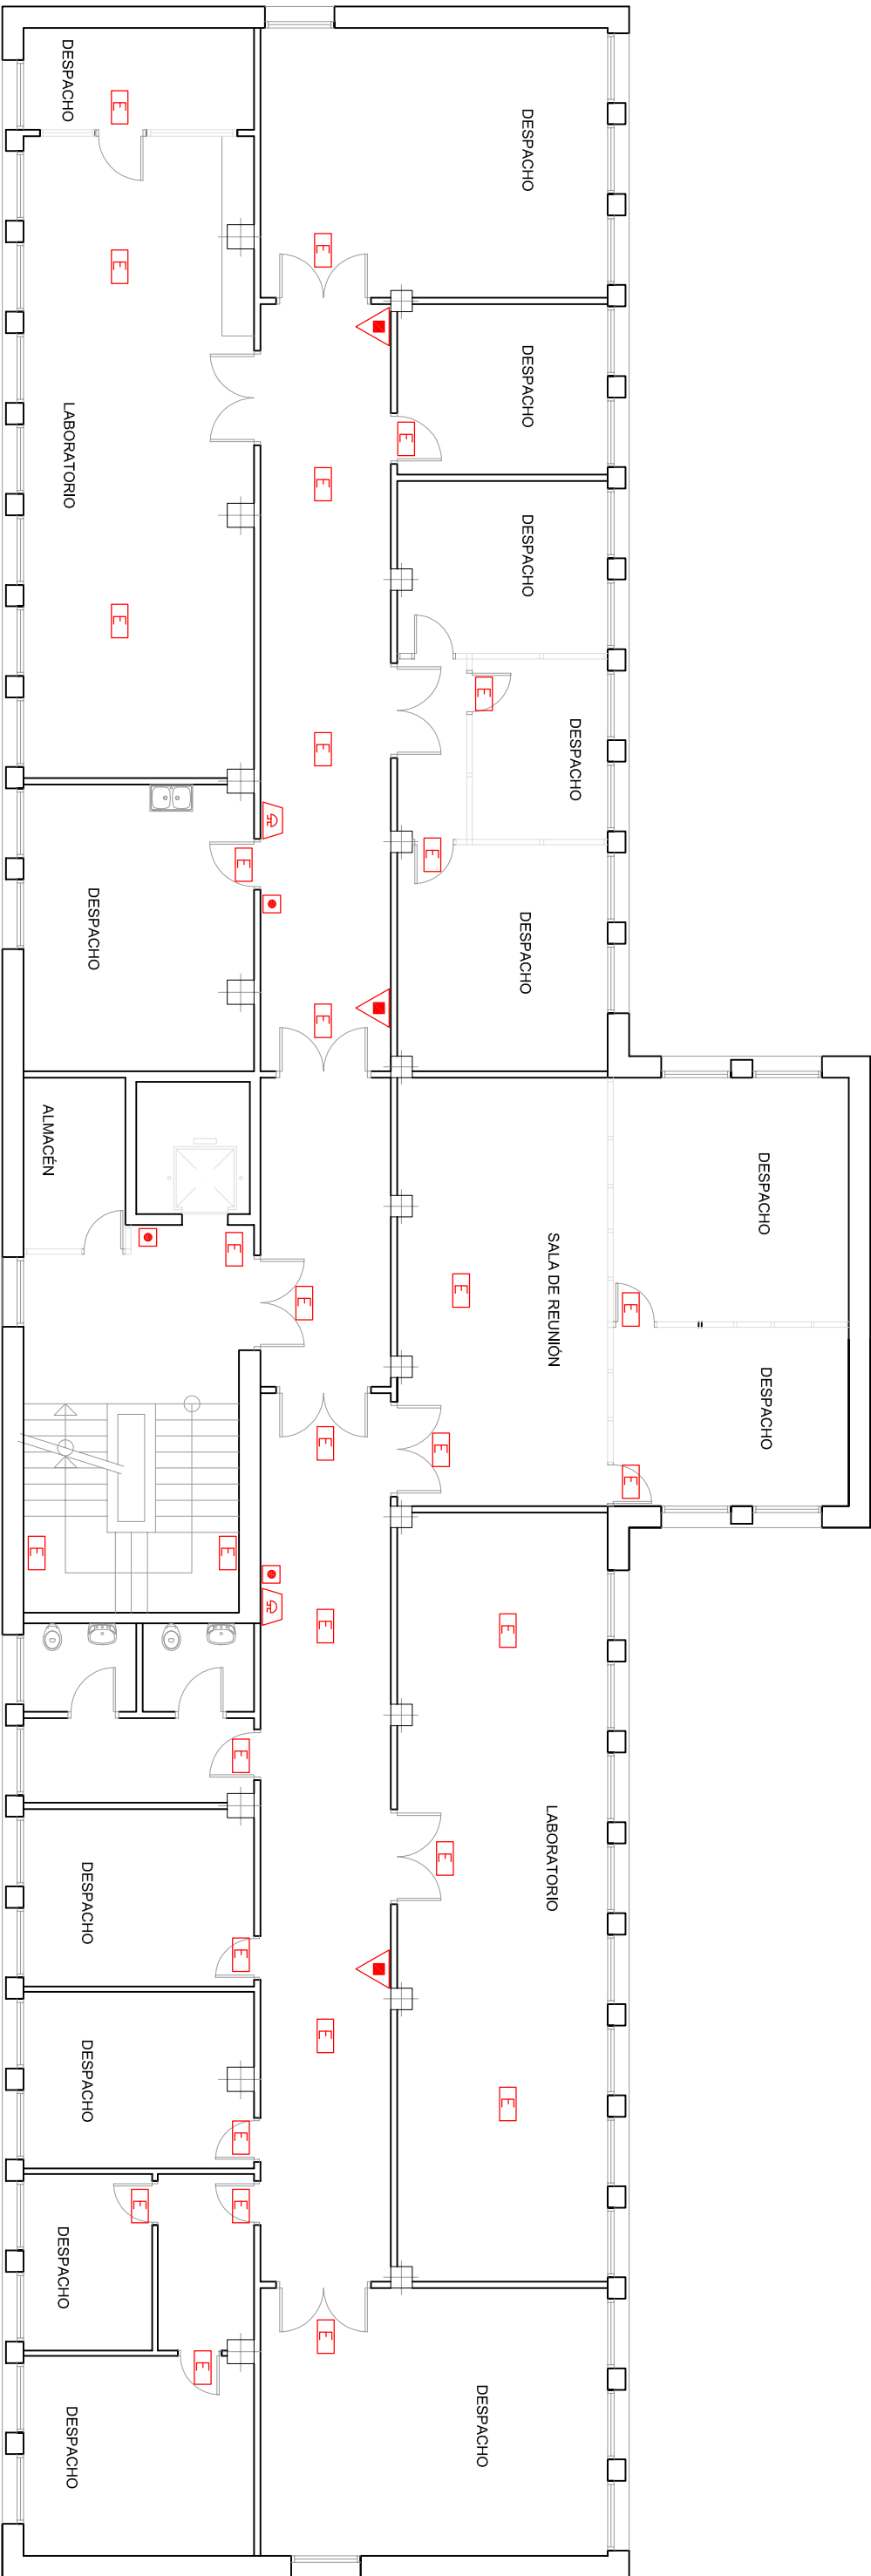

LEYENDA P.C.I.	
	EXTINTOR PORTÁTIL POLVO
	EXTINTOR PORTÁTIL CO2
	BOCA DE INCENDIOS EQUIPADA 25mm
	EXTINTOR AUTOMÁTICO POLVO
	DETECTOR DE HUMOS
	DETECTOR DE GAS
	PULSADOR MANUAL ALARMA
	SIRENA DE ALARMA
	ALUMBRADO DE EMERGENCIA

LEYENDA P.C.I.	
	CENTRAL DE INCENDIOS
	PULSADOR DISPARO EXTINCIÓN AUTOMÁTICA
	SISTEMA DE EXTINCIÓN AUTOMÁTICA POR GAS
	HIDRANTE

LEYENDA DE SUMINISTROS	
	LLAVE DE CORTE - AGUA
	LLAVE DE CORTE - GAS
	LLAVE DE CORTE - ELECTRICIDAD

PROYECTO:

PLAN DE AUTOPROTECCIÓN

EMPLAZAMIENTO:

Facultad de Veterinaria - UCM

PLANO:

PCI, Edificio Producción Animal.
Planta Primera

ARQUITECTO TÉCNICO:

David Santos Benítez

PROPIEDAD:

Universidad Complutense de Madrid

LA PROPIEDAD:

EL ARQUITECTO TÉCNICO:

ESCALA:

1/125

FECHA:

MAYO 16

REVISIÓN:

1

ACTUALIZACIÓN:

0

PLANO Nº:

P-23

INGENIERIA LEGAL PLANNING
C/ Ferraz 28, 2º Izq. 28008 - Madrid
Tlf. 91 758 68 50, Fax: 91 54 1 60 35
Email: planes@legalplanning.eu